


План 7 этажа

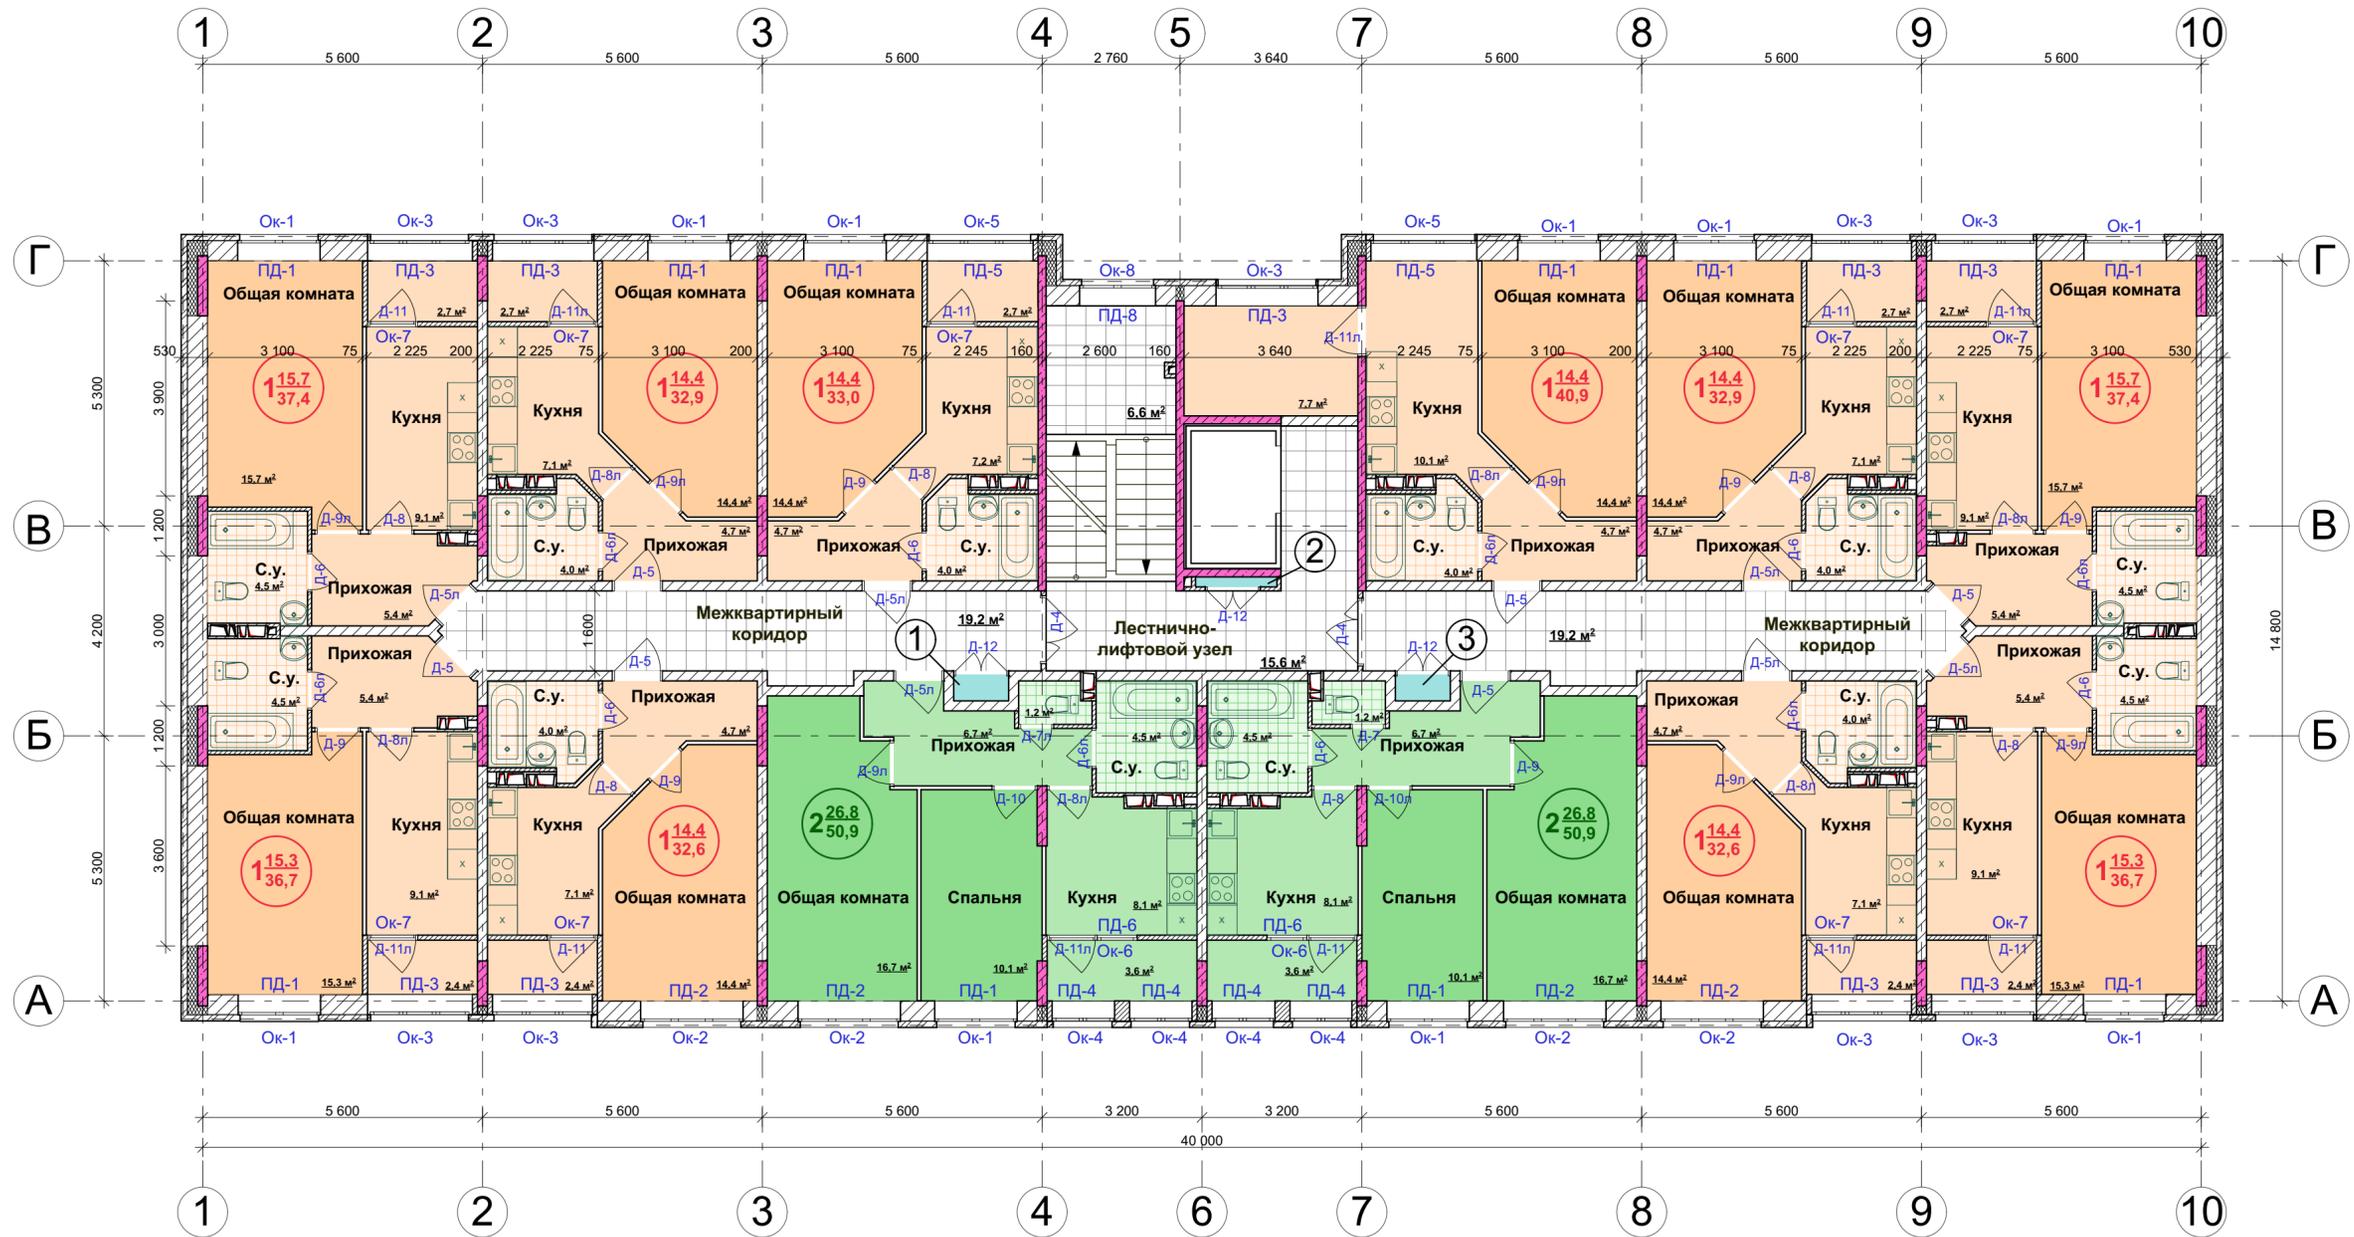

Экспликация помещений

Номер помещения	Наименование	Площадь, м ²
1	Ниша для прокладки инж. коммуникаций	0,6
2	Ниша для прокладки инж. коммуникаций	0,3
3	Ниша для прокладки инж. коммуникаций	0,6

						02-17-1-AP-3.1				
						Жилая застройка в Скуратовском микрорайоне. Жилой дом №2 и 3				
Изм.	Кол.	Лист	№ док.	Подпись	Дата	Жилой дом №2		Стадия	Лист	Листов
Разраб.		Трещев		<i>[Signature]</i>				П	8	
ГАП		Федоренко		<i>[Signature]</i>		План 7 этажа		ООО "ТУЛВНЕСТРОЙПРОЕКТ"		
Н.контр.		Чуприкова		<i>[Signature]</i>						

Взамен инв. N

Подпись и дата

Инв. N подл.